

PIANO DI EVACUAZIONE

LEGENDA

➔ VIE DI ESODO

📍 VDI SIETE QUI

LEGENDA impianto antincendio

🔧 IDRANTE


📍 COLONNA MONTANTE

🔧 ATTACCO AUTOPOMPA V.V. F.

📍 TUBAZIONE MANDATA

🔧 ESTINTORE

--- TUBAZIONE DI COLLEGAMENTO

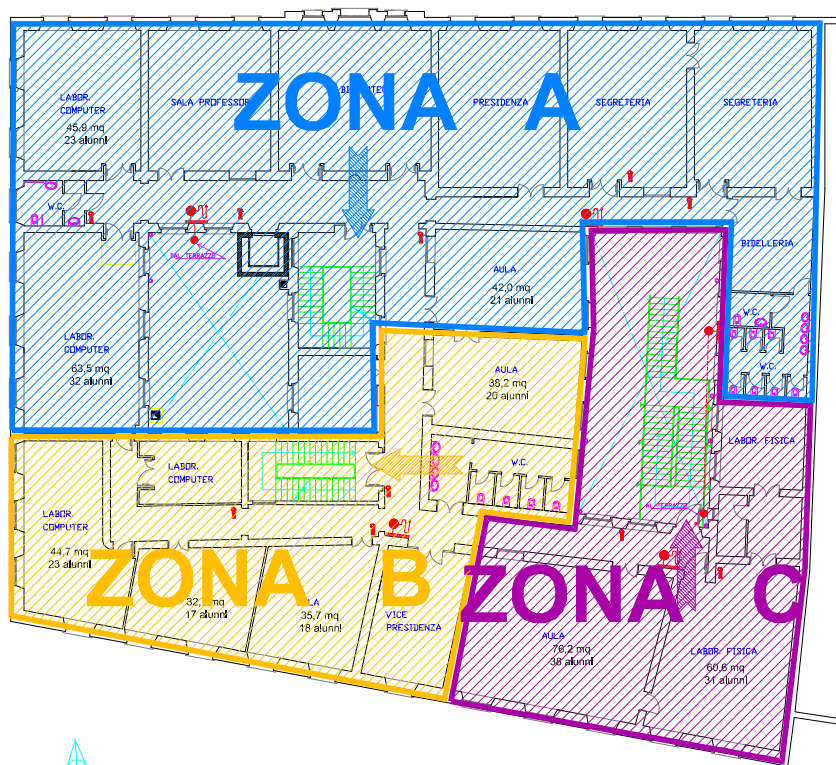

PIANTA PRIMO PIANO

scala 1:100